


INSTALACJA ODGROMOWA

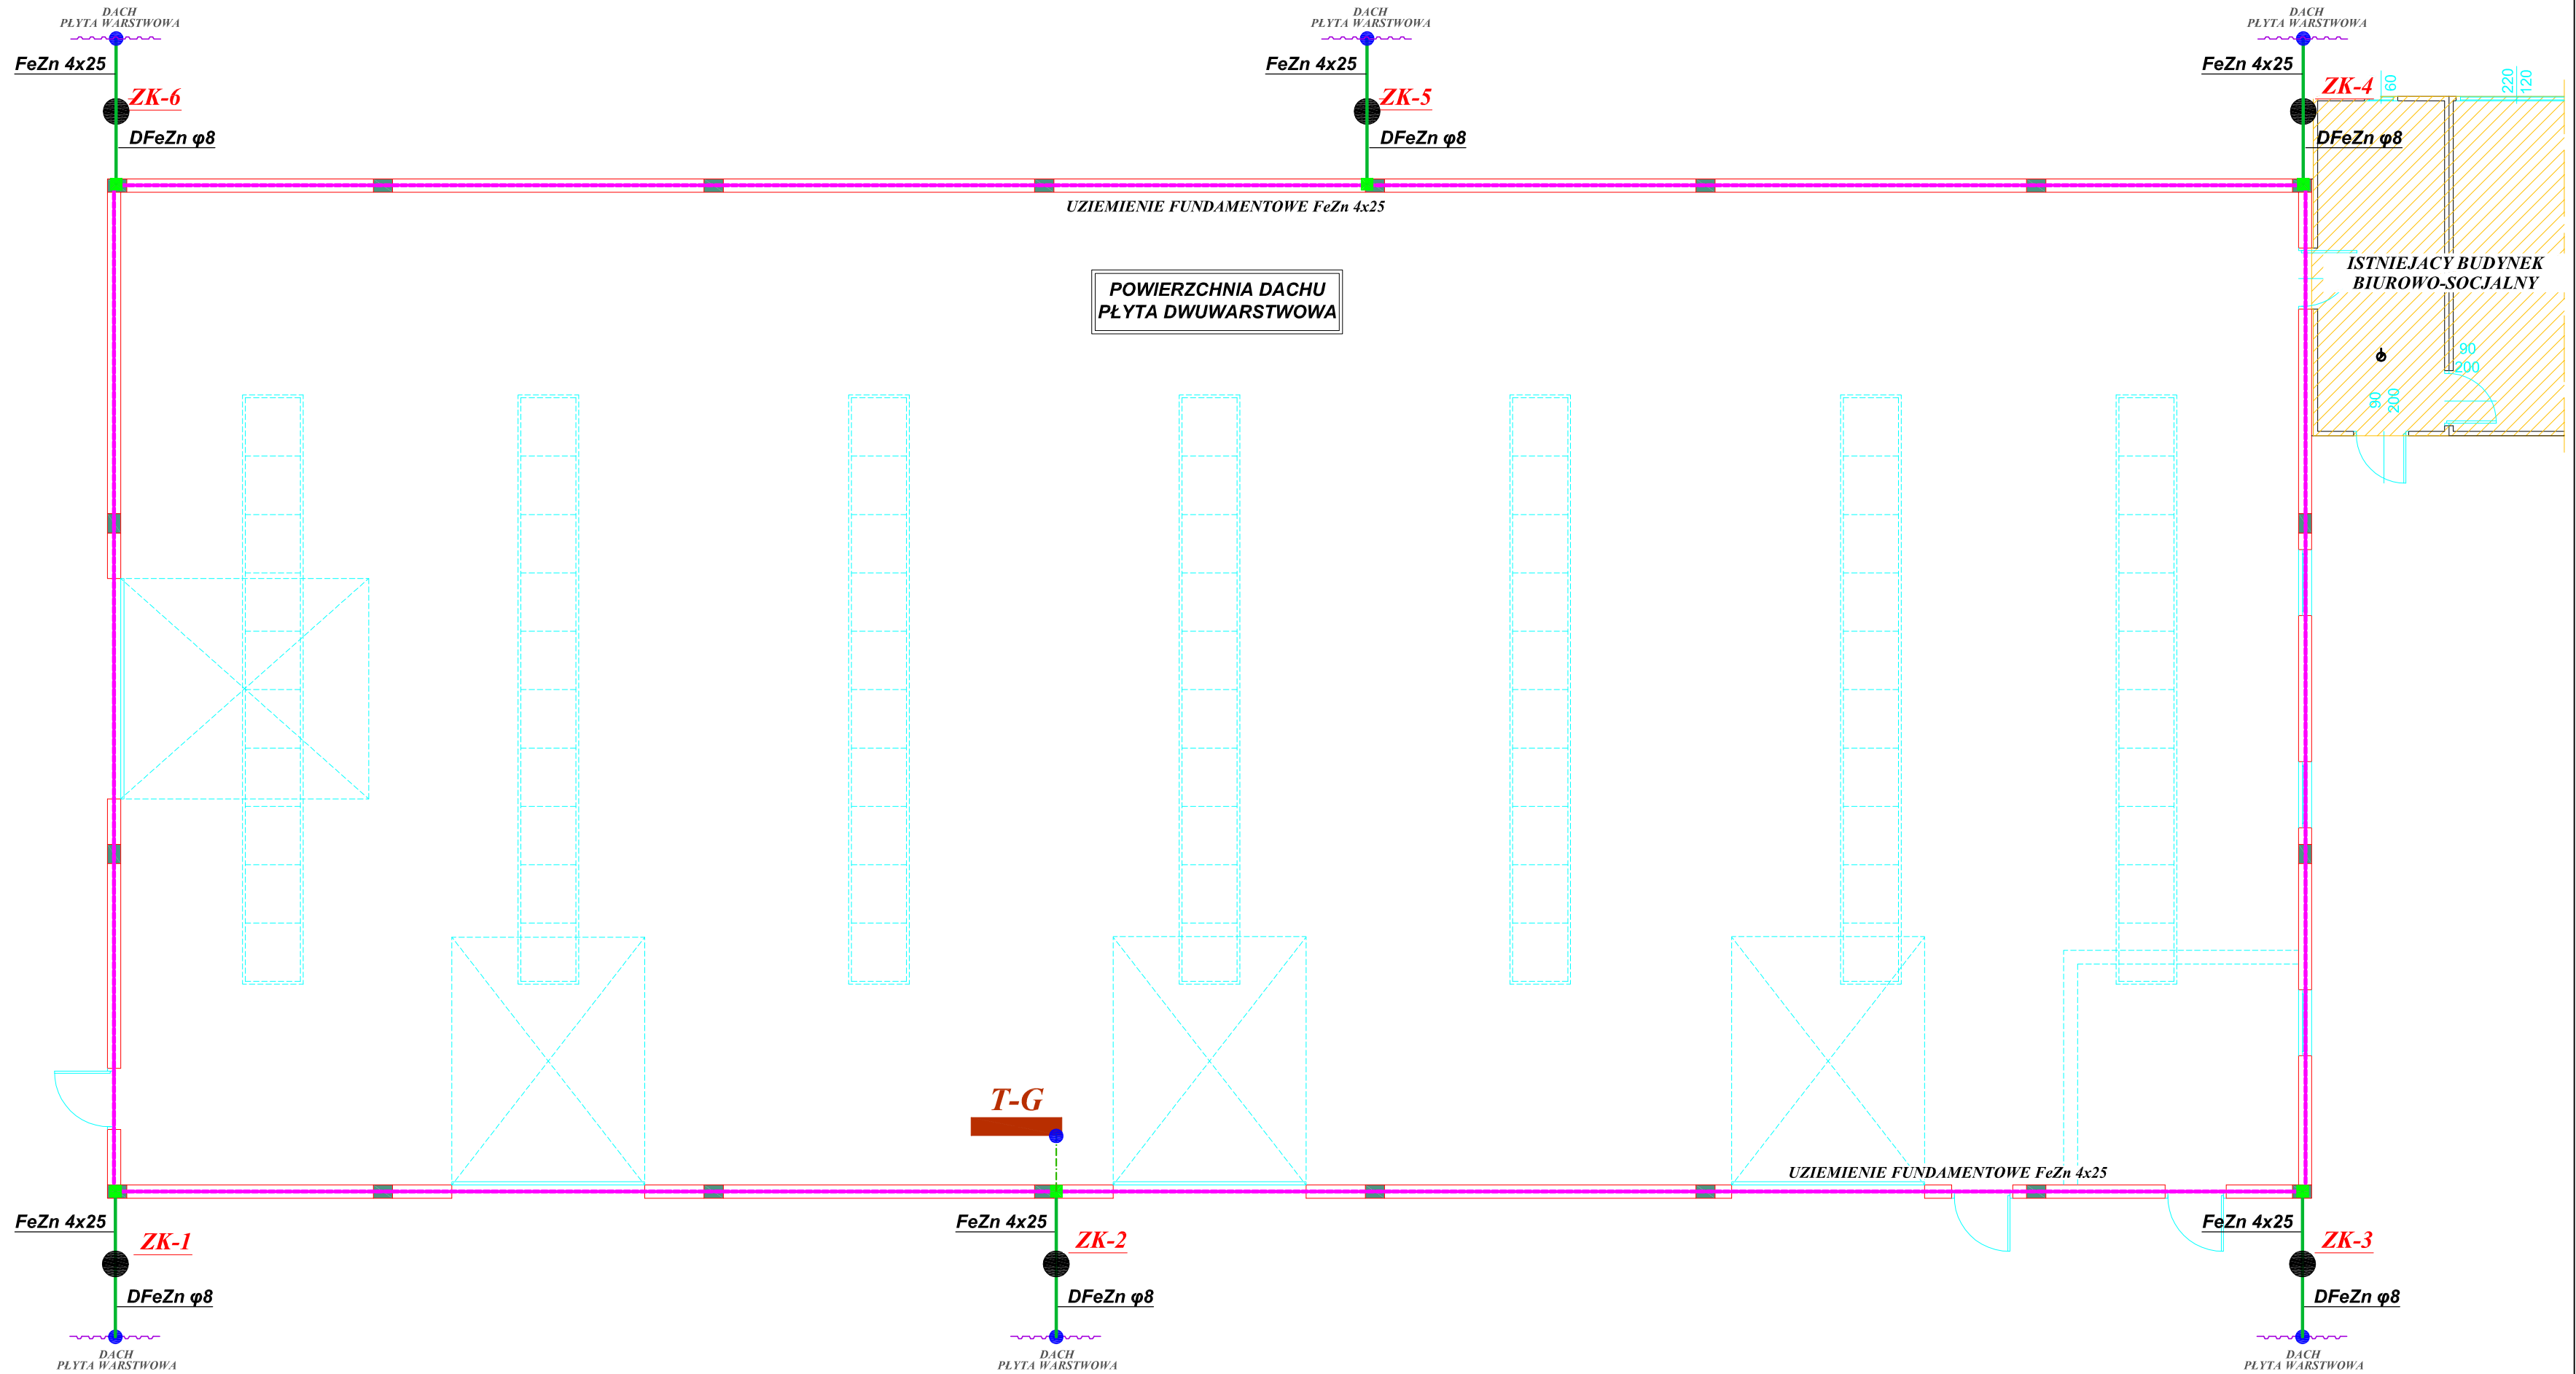

$R_{uz} < 10 \Omega$

OBJAŚNIENIA :

- - POŁĄCZENIE SKRĘCANE
- - POŁĄCZENIE SPAWANE
- (with green line) - PROJ. UZIEMIENIE FUNDAMENTOWE
- ZK-1 - ZŁĄCZE KONTROLNE INSTALOWANE W ZIEMI W PUSZCZE HERMETYCZNEJ FIRMY GALMAR

OCHRONA PRZECIWPORAŻENIOWA
SAMOCZYNNY WYŁĄCZENIE ZASILANIA
POŁĄCZENIA WYRÓWNAWCZE

POW. UŻYTKOWA	-	711,00	m ²
POW. ZABUDOWY	-	740,00	m ²

USŁUGI PROJEKTOWE		Jerzy Owsiejko
TEMAT:	PROJEKT INSTALACJI ELEKTRYCZNEJ HALI MAGAZYNOWEJ	
OBIEKT:	HALA MAGAZYNOWA	
RYSUNEK:	INSTALACJA ODGROMOWA	
ADRES:	PRZYKONA, UL. PRZEMYSŁOWA 10 dz. nr 64/1; 65, gm. Przykona	
PROJEKTANT:	inż. JERZY OWSIEJKO upr. nr WKP/0148/POOE/08	_____ podpis _____
OPRACOWAŁ:	inż. MICHAŁ SULKOWSKI	_____ podpis _____
SKALA: 1:100	DATA: KWIECIEŃ - 2016	NR RYS. 3.